

CONSORZIO DI BONIFICA 9 CATANIA

(D.P.R.S. 23/05/1997 n. 149)

LAVORI DI MANUTENZIONE PER IL RIPRISTINO DELLO SCOMPARTO PROTEZIONE GENERALE DELL'IMPIANTO ELETTRICO DI M.T. E DEL QUADRO GENERALE DI DISTRIBUZIONE A SERVIZIO DELLA CENTRALE DI SOLLEVAMENTO "CAVAZZINI III - AREA 1 (MONTE TURCISI)" - CASTEL DI JUDICA (CT) A SEGUITO DEGLI ATTI VANDALICI OCCORSI DAL 10 AL 27 DICEMBRE 2012.

 
PROGETTO ESECUTIVO

ALLEGATO B1


COROGRAFIA Scala 1:10:000

I Revisione: Aprile 2014


Il Progettista
(dott. ing. Maurizio Antonio D'Urso)




 Visto: il Capo Settore Impianti
(dott. ing. Francesco Fanciulli)



 Visto: Il Dirigente dell'Area Tecnico-Ingegneristica
(dott. ing. Massimo Paterna)



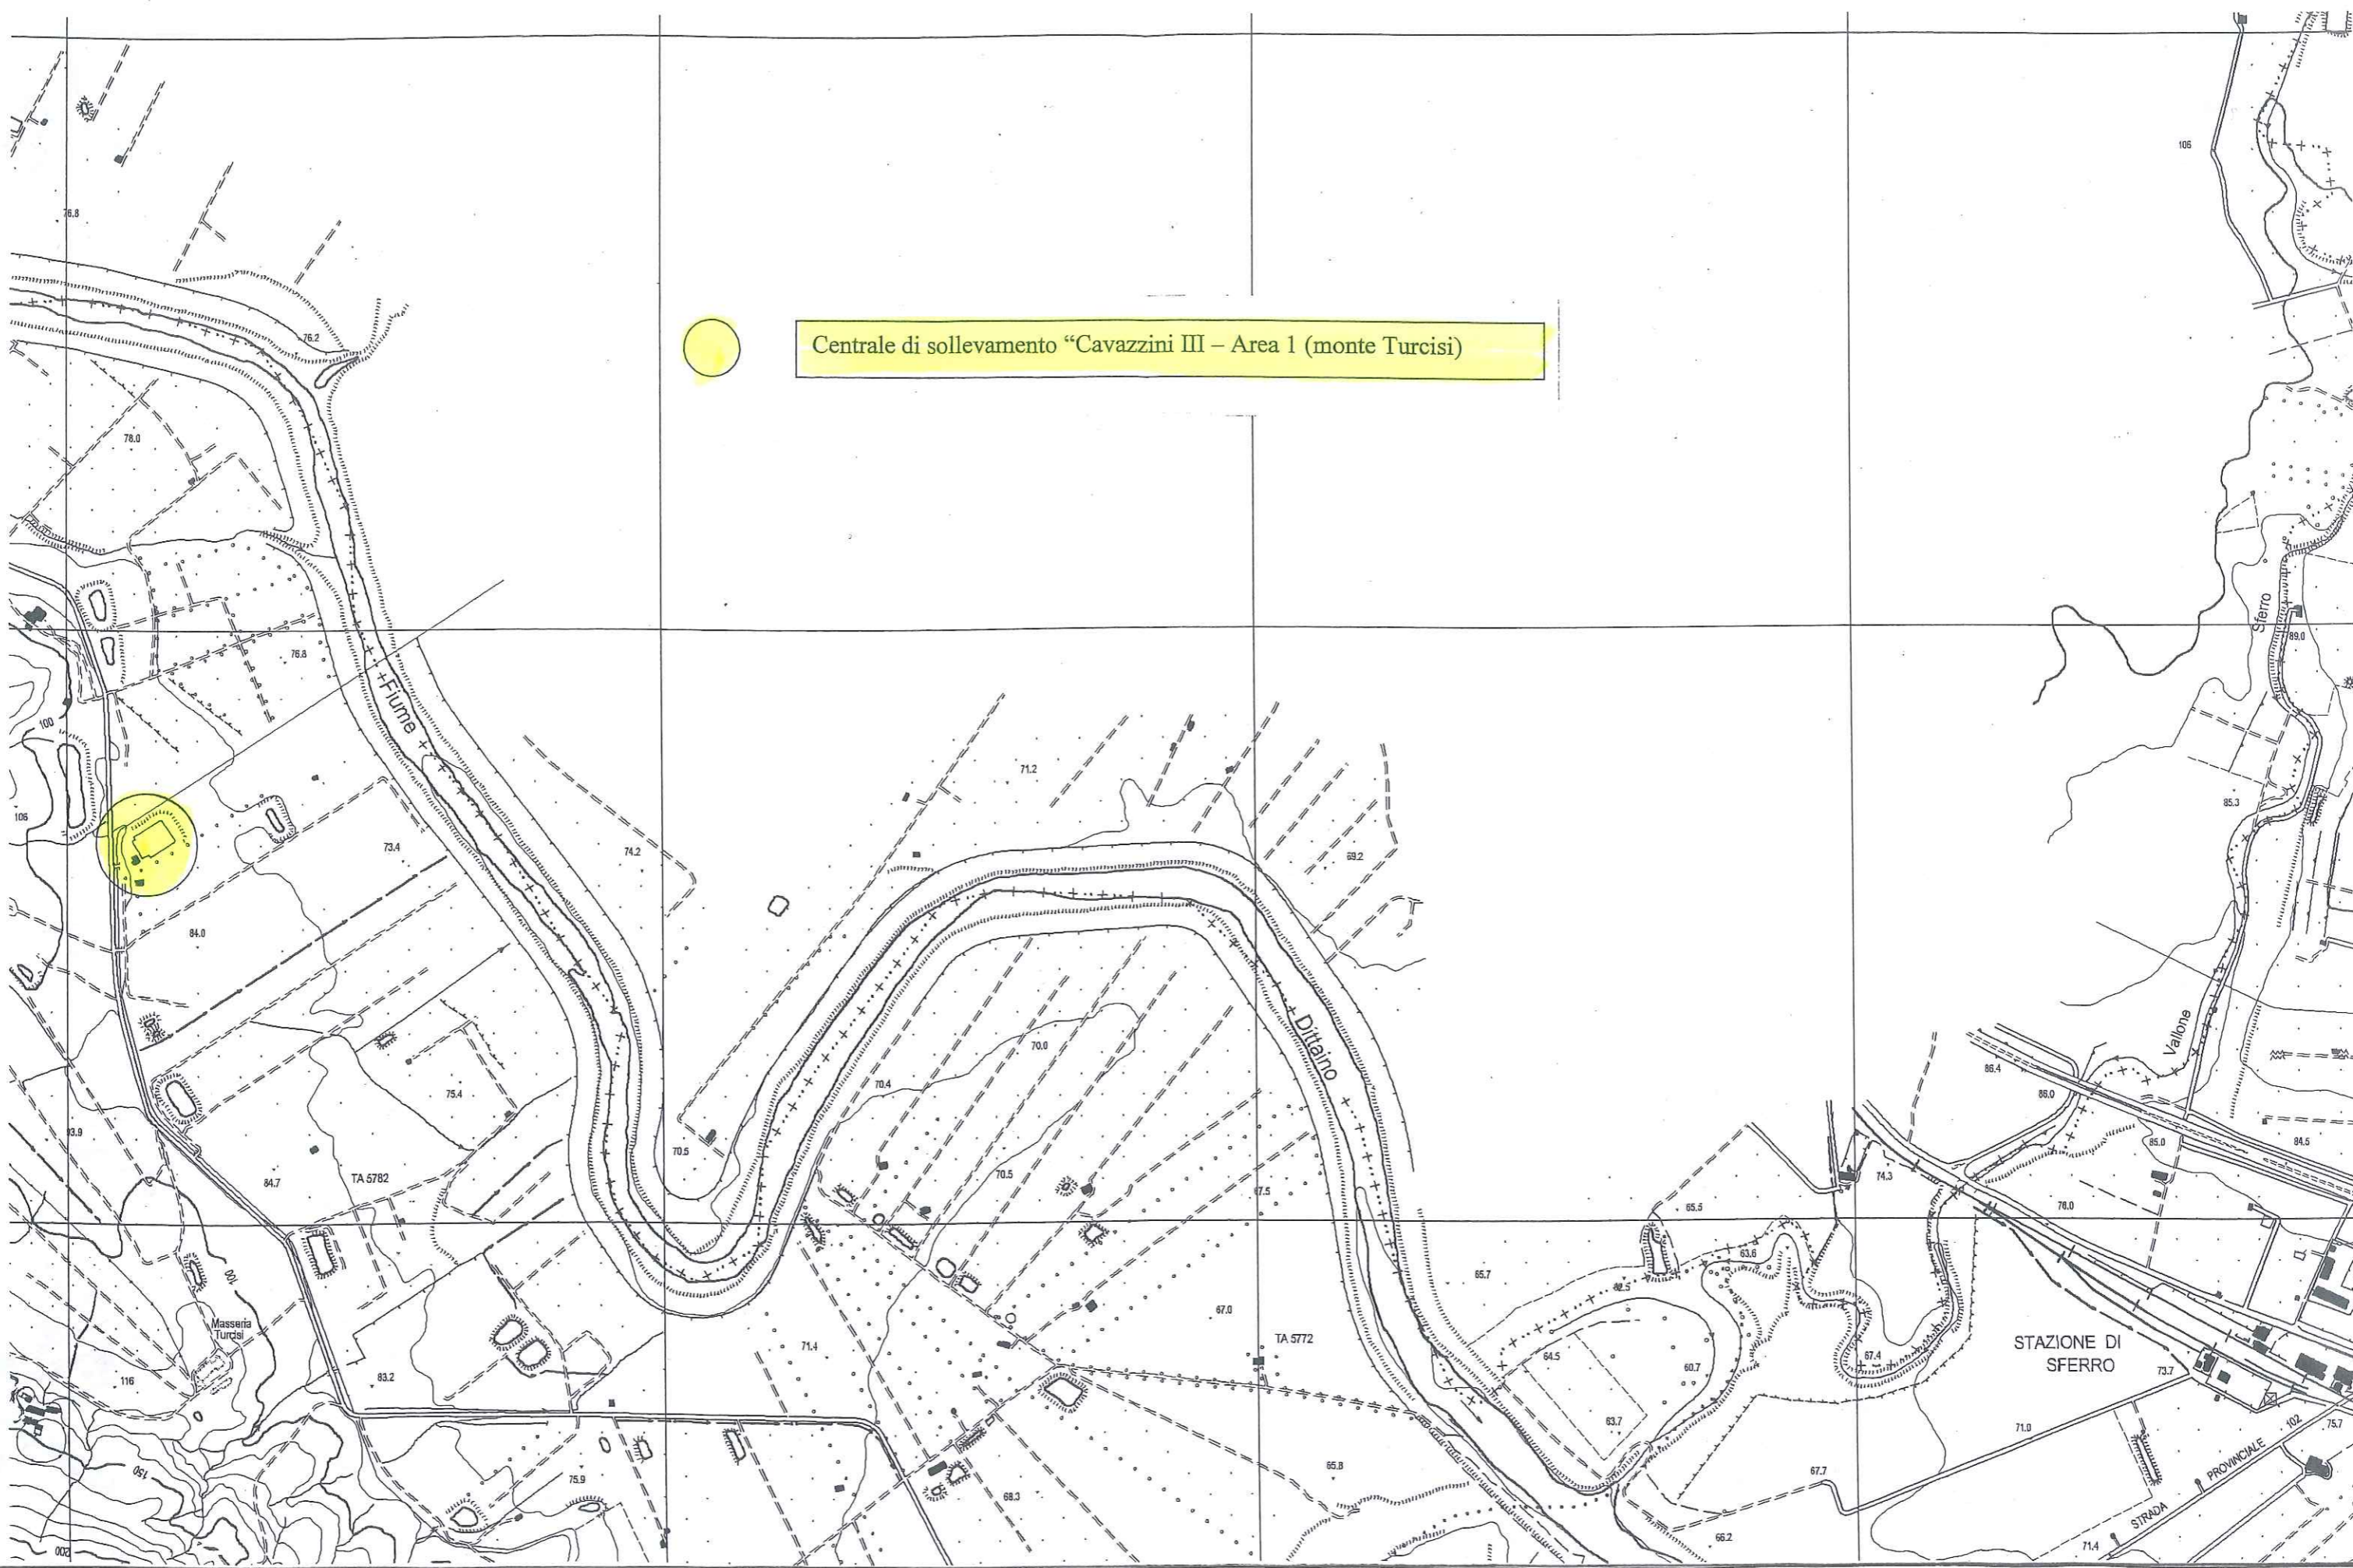

Centrale di sollevamento "Cavazzini III - Area 1 (monte Turcisi)"

STAZIONE DI SFERRO

STRADA PROVINCIALE